



# PŮDORYS 1.P.P.

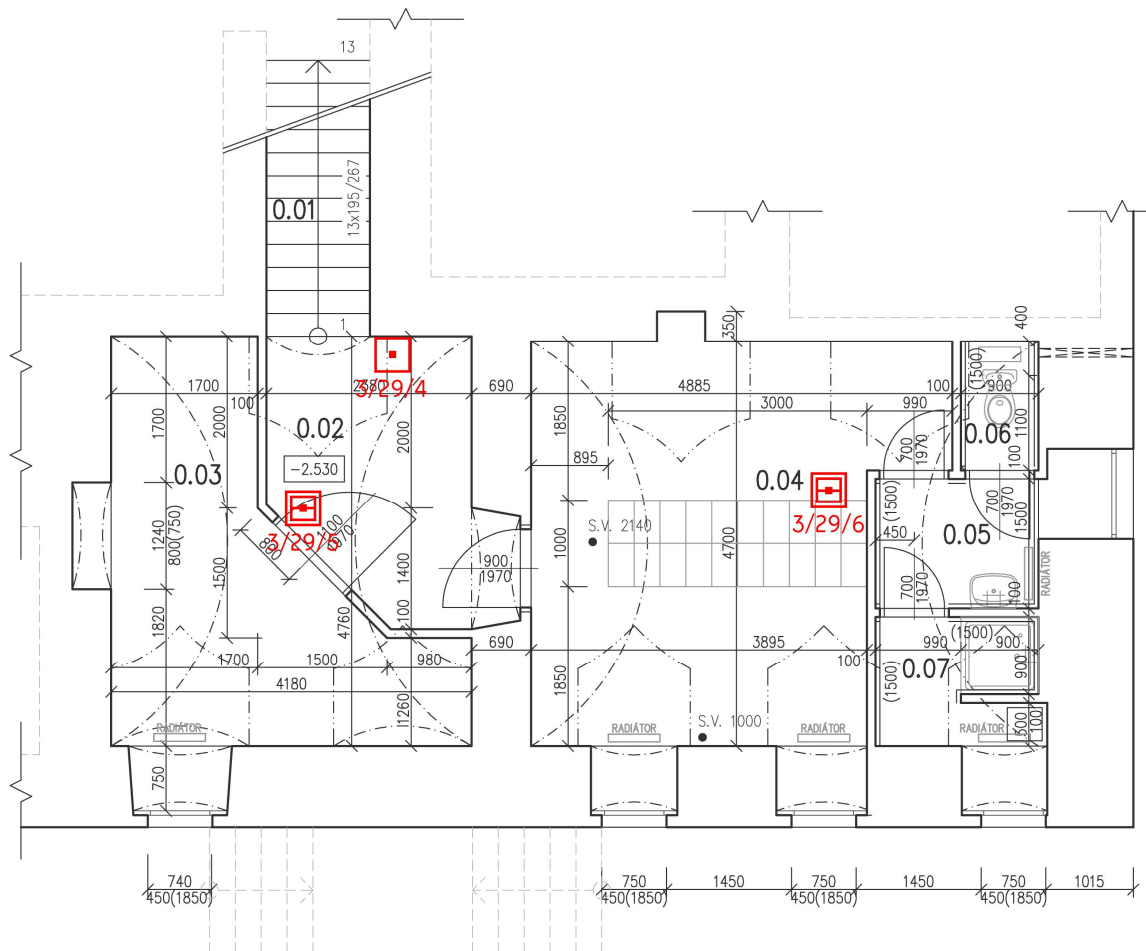

Číslo	Jméno	Plocha [m <sup>2</sup> ]	Výška [m]	Podlaha
0.01	SCHODIŠTĚ	3,84		DLAŽBA KERAMICKÁ
0.02	CHODBA	7,79	2,14	EPOXIDOVÝ NÁTĚR
0.03	SKLEP	12,34	2,41	EPOXIDOVÝ NÁTĚR
0.04	ŠATNA	19,79	2,41	EPOXIDOVÝ NÁTĚR
0.05	PŘEDSIŇKA	2,83	2,41	EPOXIDOVÝ NÁTĚR
0.06	WC	1,35	2,02	EPOXIDOVÝ NÁTĚR
0.07	SPRCHA	2,8	2,02	EPOXIDOVÝ NÁTĚR

-  TLAČÍTKOVÝ HLÁSIČ
-  OPTICKO KOUŘOVÝ HLÁSIČ
-  TEPLOTNÍ HLÁSIČ
-  SIRÉNA

<b>INVESTOR:</b> DOMOV SE ZVLÁŠTNÍM REŽIMEM ČELAKOVSKÉHO 40/13 407 46 KRÁSNÁ LÍPA	<b>GENERÁLNÍ PROJEKTANT:</b>  ProProjekt s.r.o. Komenského 1173 408 01 Rumburk T: 412 332 317 projekce@proprojekt.cz
<b>MÍSTO:</b> ST.P.Č.K. 54/1, K.Ú. KRÁSNÁ LÍPA	<b>PROJEKTOVÁNÍ STAVĚB = INŽENÝRSKÁ ČINNOST = DOZOROVÁNÍ STAVĚB</b> w.proprojekt.cz
<b>STAVBA:</b> DIGITALIZACE STÁVAJÍCÍCH STAVŮ DOMOVA SE ZVLÁŠTNÍM REŽIMEM - BUDOVA P4	<b>PROJEKTANT ČÁSTI:</b> ZODP. PROJEKTANT: ING. JIŘÍ COBL VYRACOVAL: PAVEL TICHÝ DATUM: 03/2020 ČÍSLO ZAKÁZKY: 2017621
<b>PROJEKTOVÁ ČÁST:</b> D.1.1 ARCHITEKTONICKO-STAVEBNÍ ŘEŠENÍ	<b>AUTORIZACE:</b> FORMÁT: 3xA4 STUPEŇ PD: SS PARE: ČÍSLO VÝKRESU: D.1.1.b.01 MĚŘÍTKO: 1:50
<b>VÝKRES:</b> PŮDORYS 1.P.P.	